



建筑			
结构			
电气			
给排水			

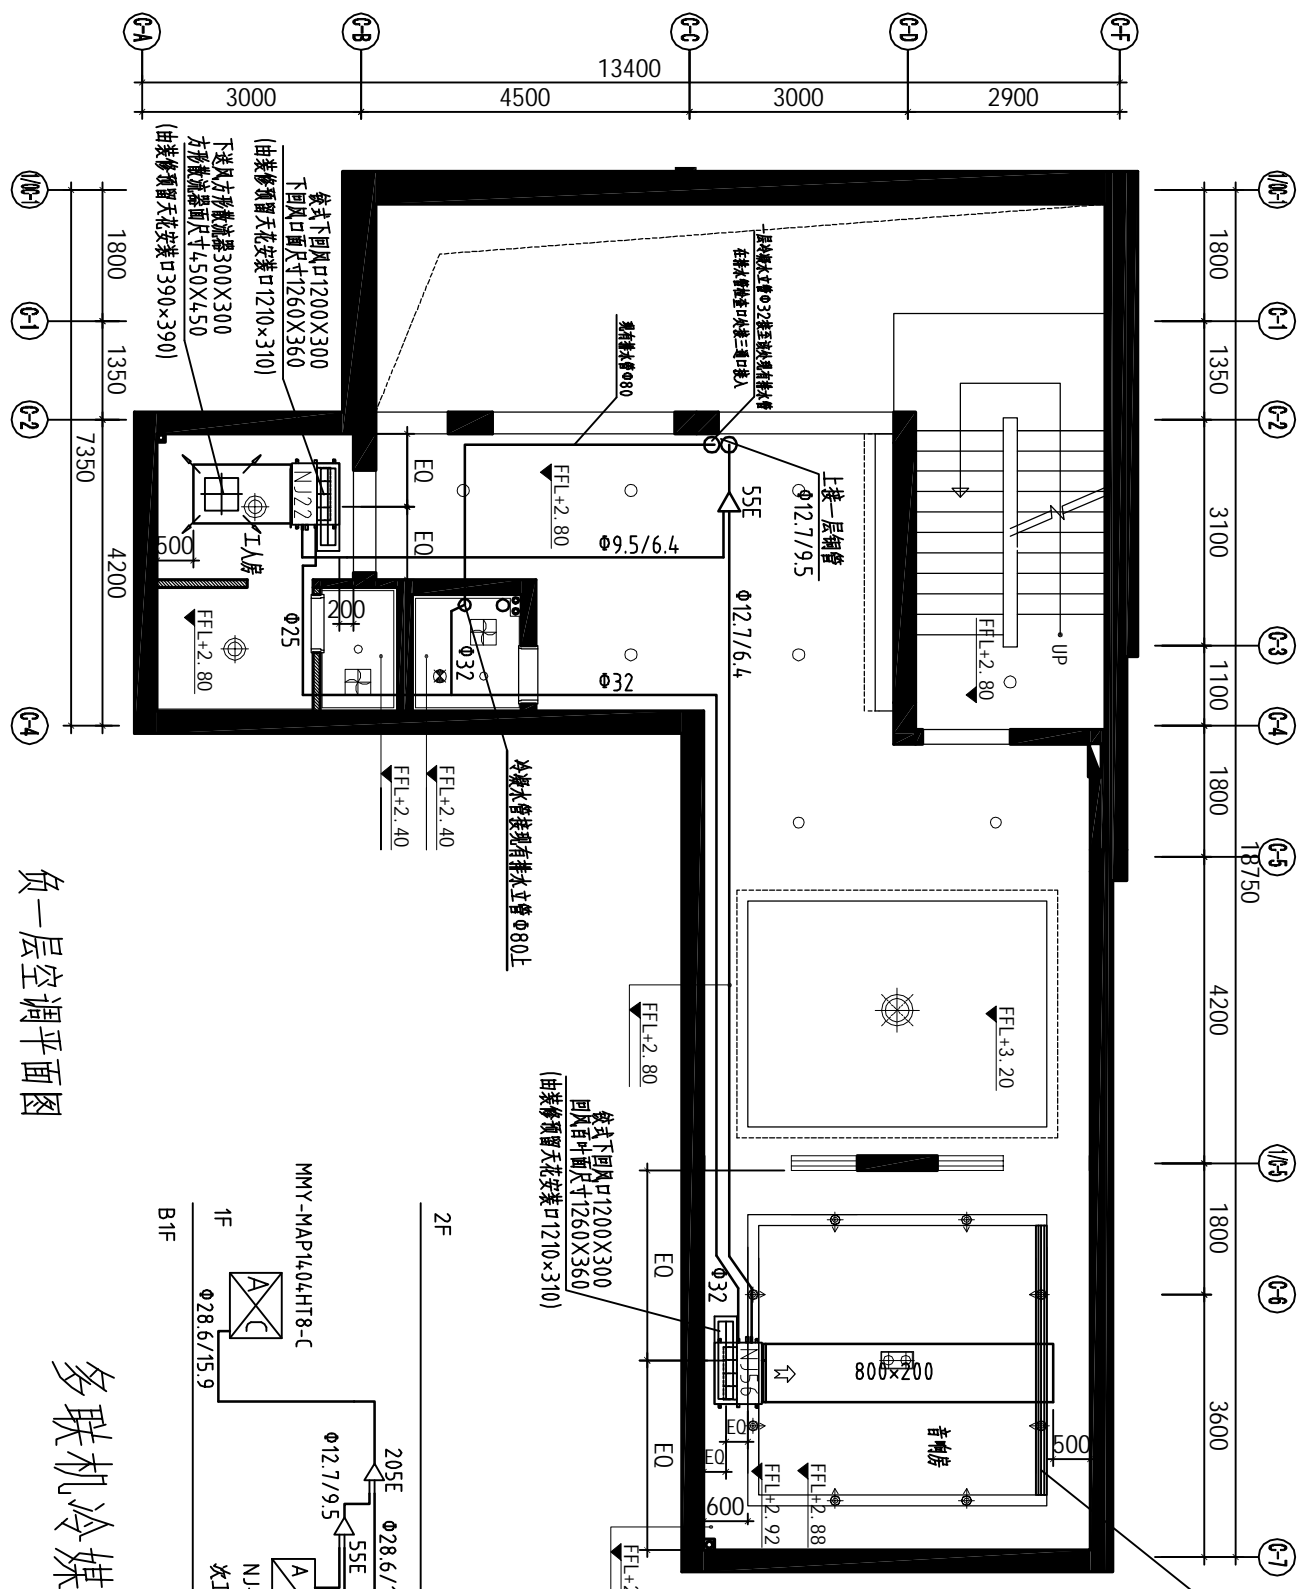


负一层空调平面图

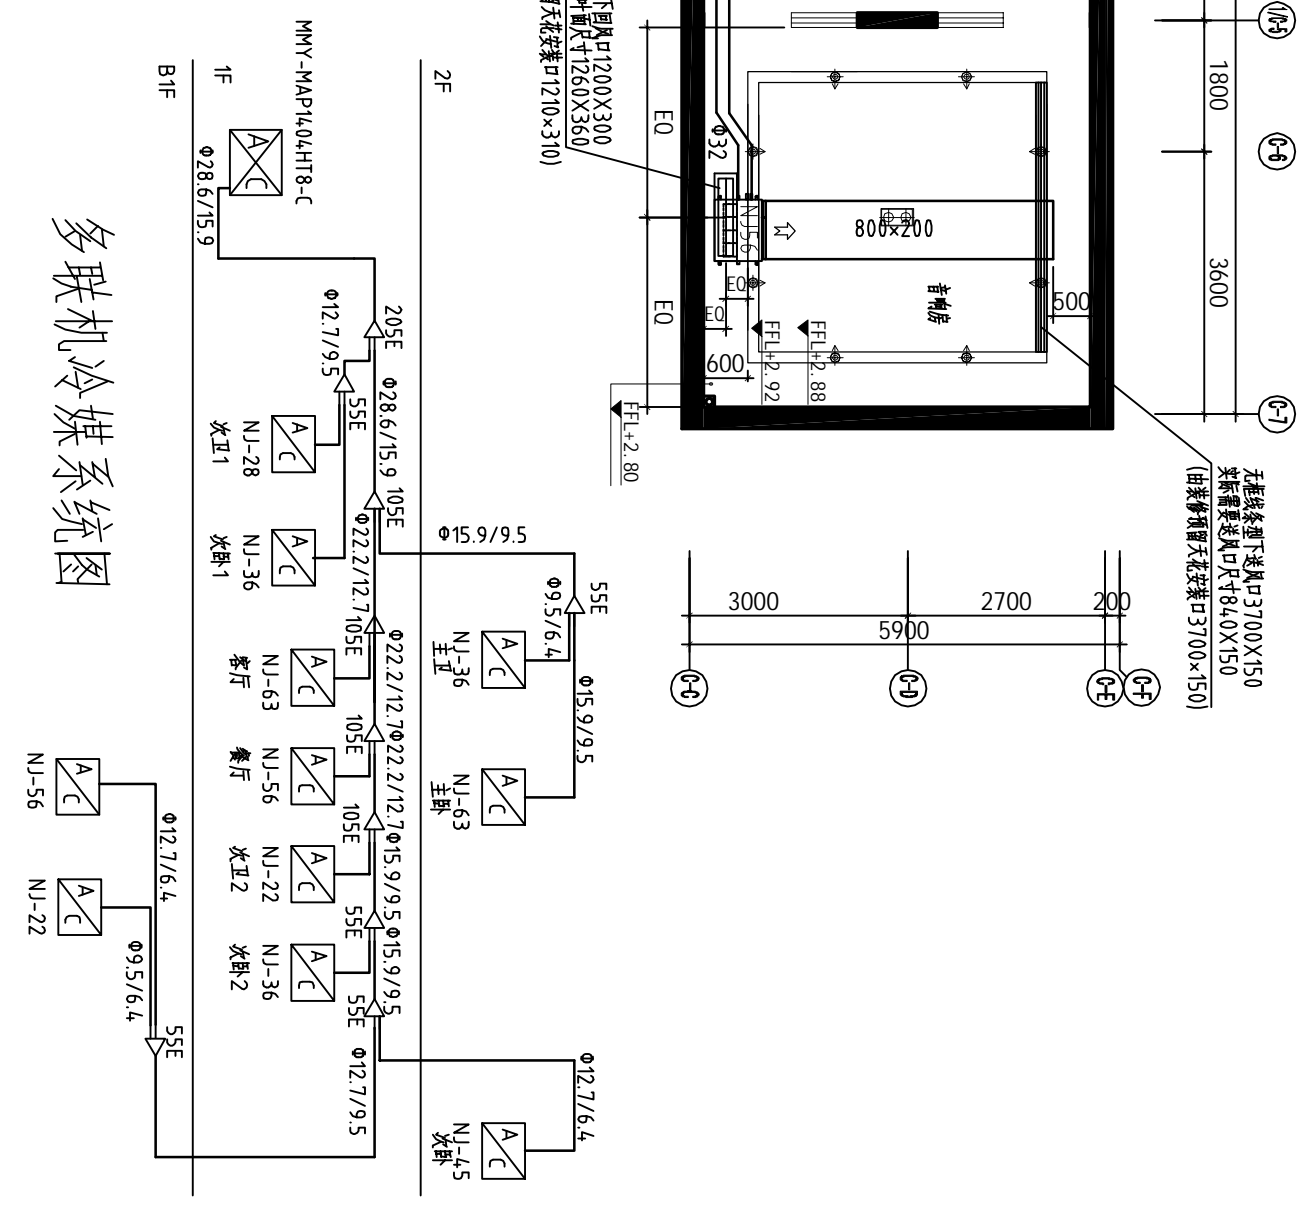

多联机冷媒系统图

项目名称	委托单位	日期
项目编号	专业号	日期
分项名称	设计	图号
图名	校核	图号
审核		
总负责		


建筑	
结构	
电气	
给排水	

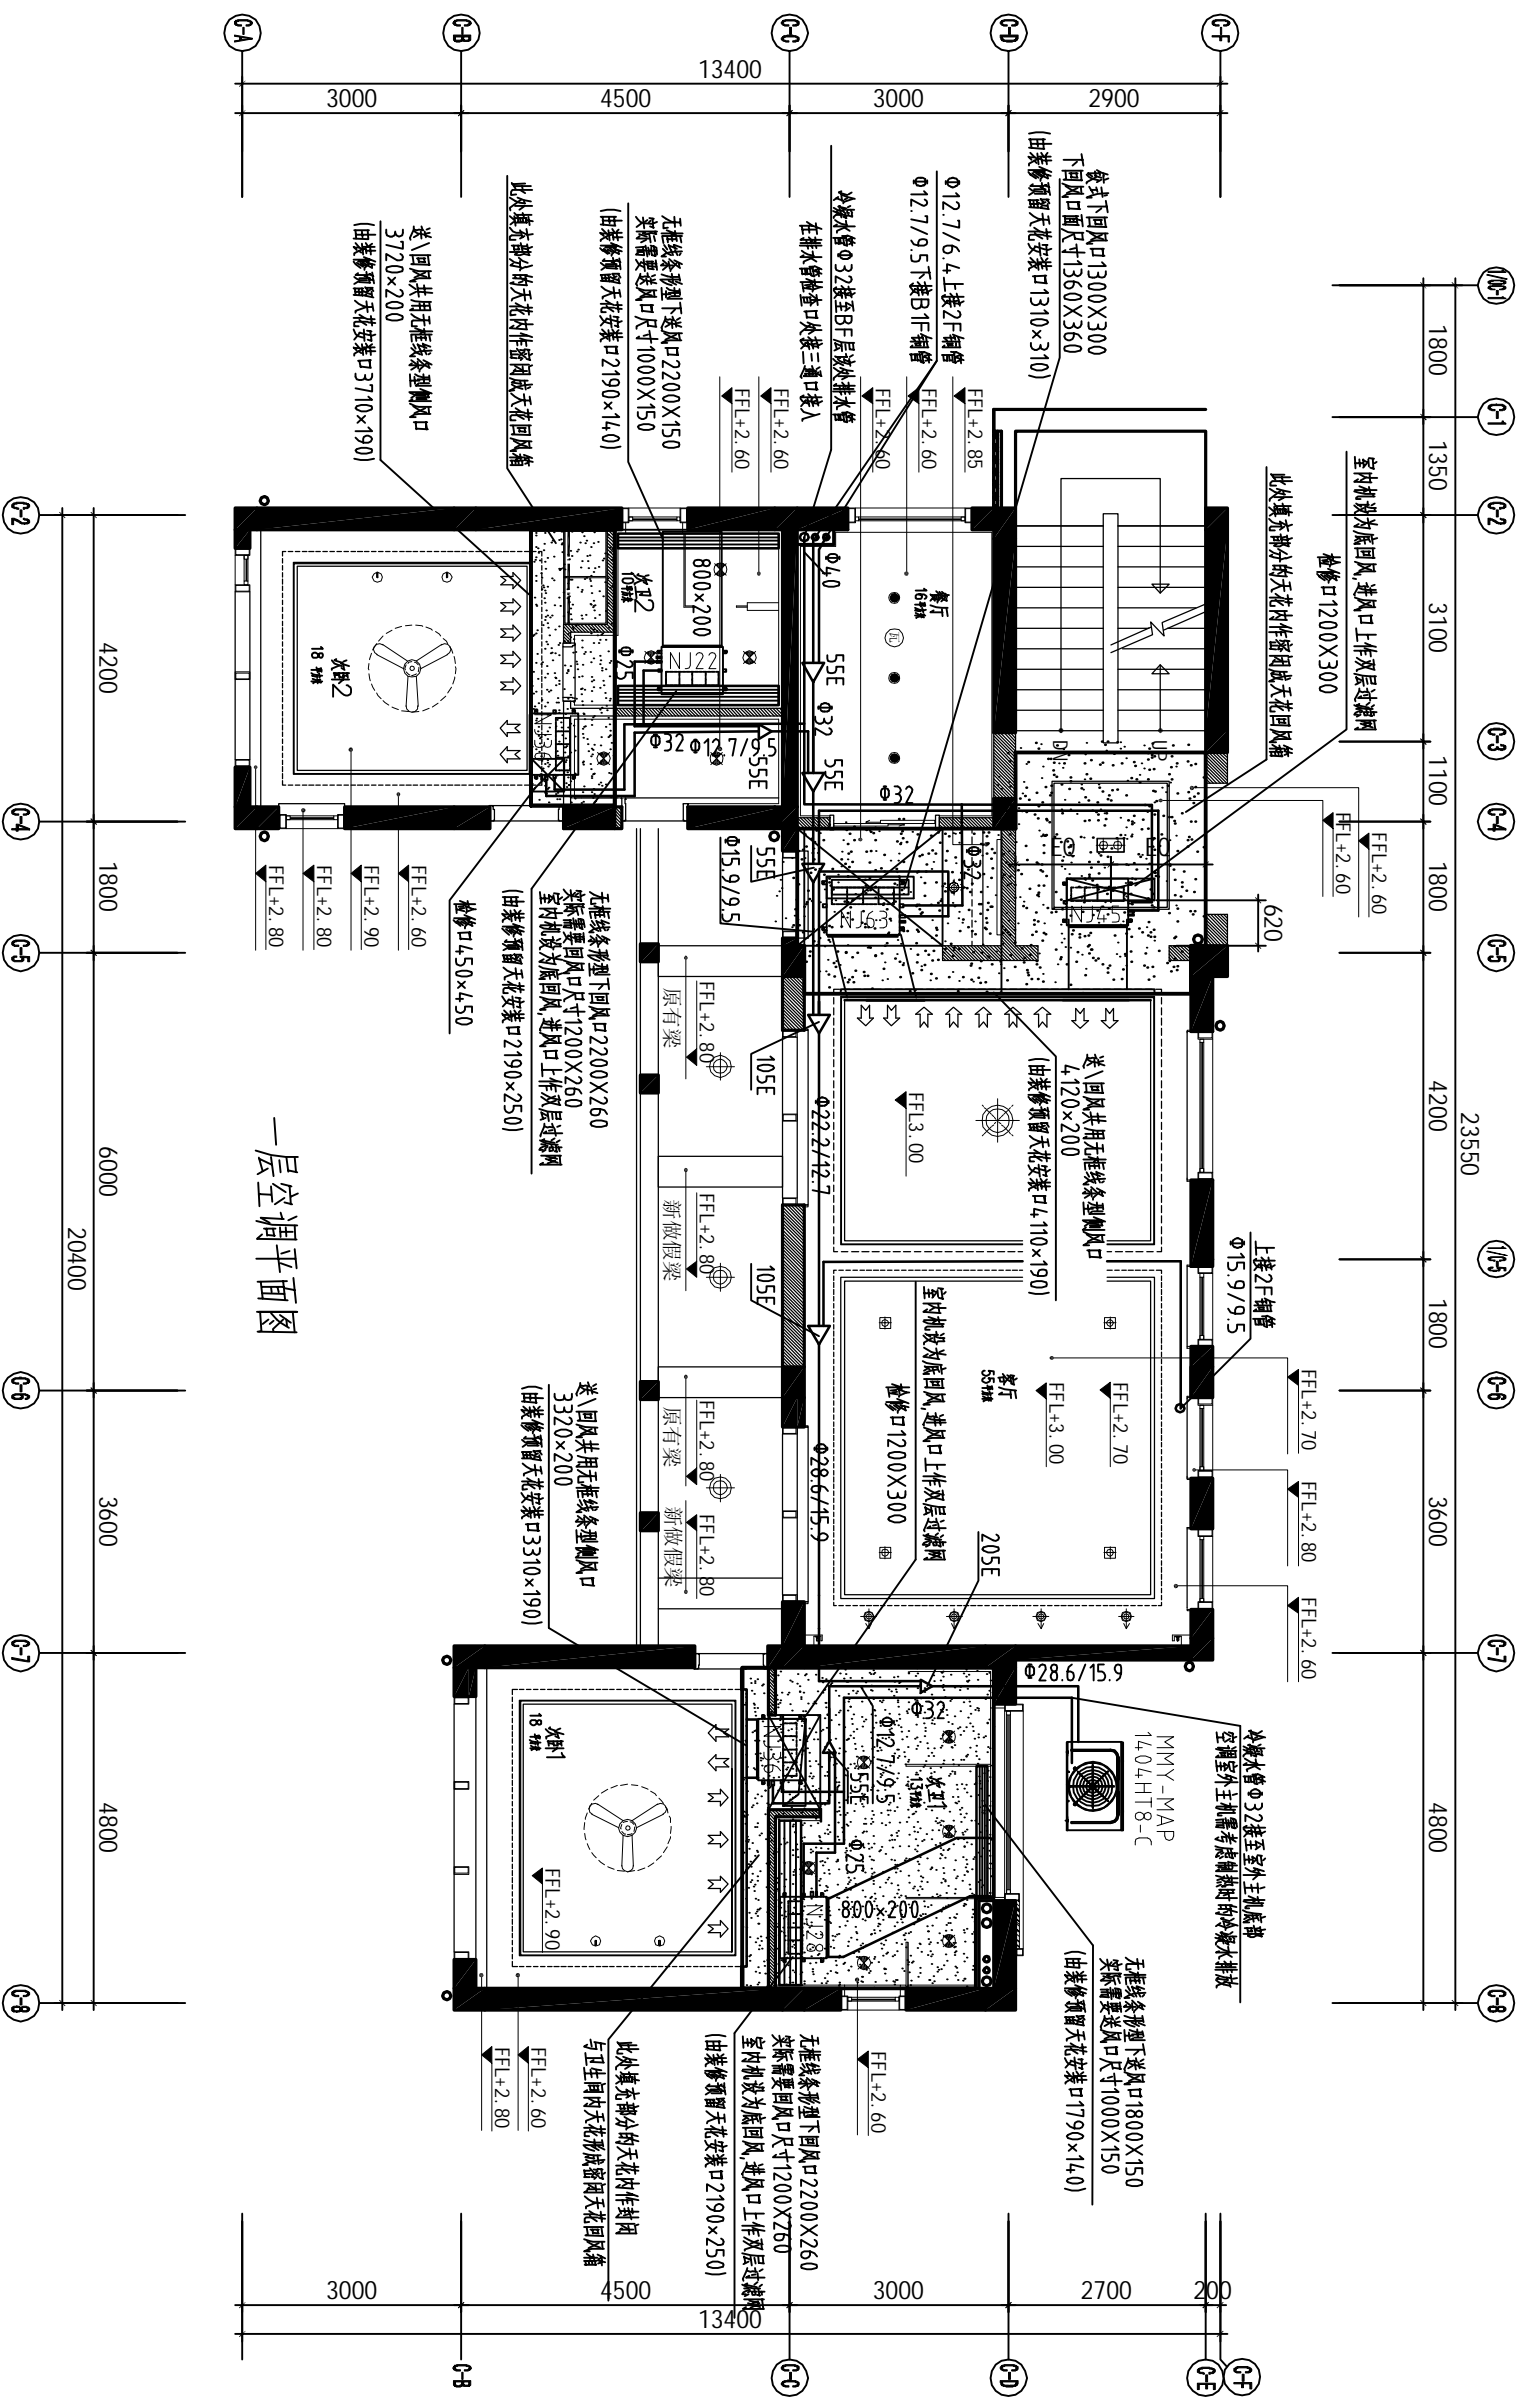

一层空调平面图

项目名称		委托单位		日期	
任务号		专业号		日期	
分项名称		设计		日期	
图名		校核		日期	
图号		设计		日期	
总负责		校核		日期	

建筑			
结构			
电气			
给排水			

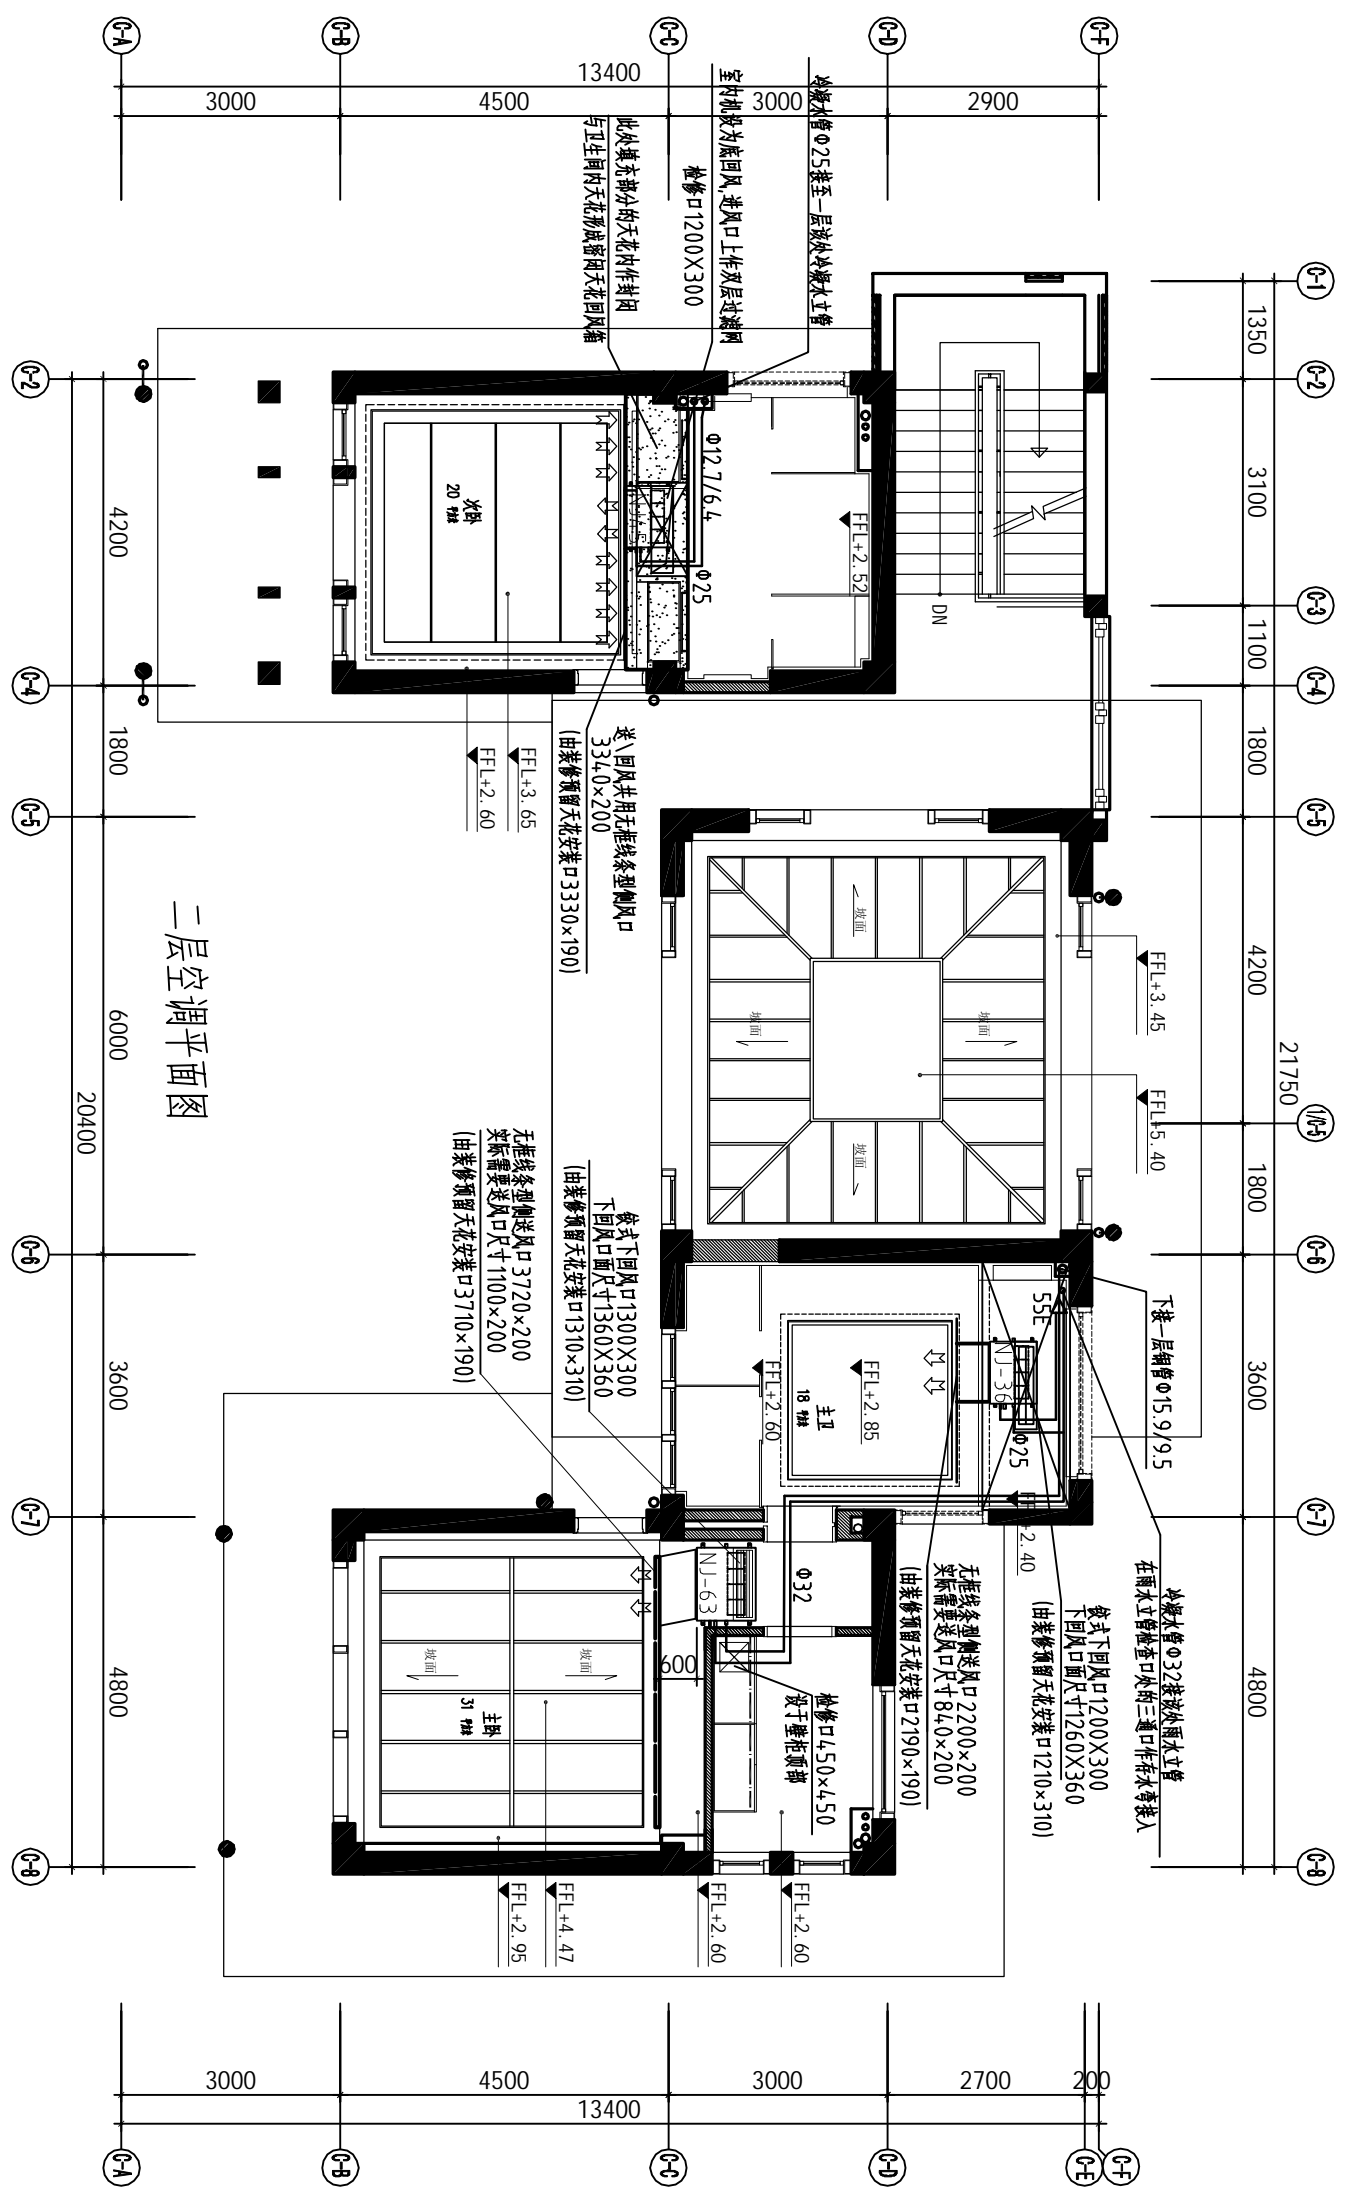

二层空调平面图

项目名称		委托单位		日期	
审核		设计		日期	
总负责		校对		图号	
任务号		专业名称		日期	
设计		校对		图号	
审核		设计		日期	
总负责		校对		图号	